


LEGENDA MÍSTNOSTÍ 2.NP

Č.M.	MÍSTNOST	m²	PODLAHA
2.05	Sklad	2,41	PVC
2.06	Bezbariérové WC	3,92	Keramická dlažba

NAPOJENÍ ZE STÁVAJÍCÍHO SVĚTLNÉHO OBVODU

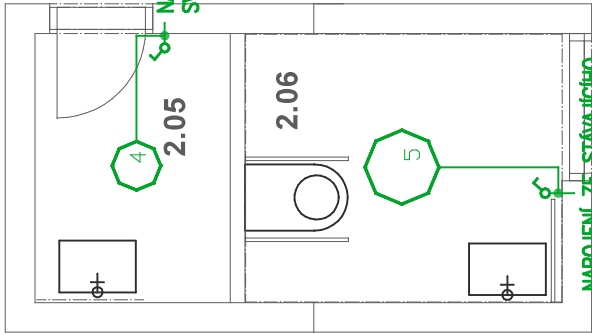


NAPOJENÍ ZE STÁVAJÍCÍHO SVĚTLNÉHO OBVODU

LEGENDA MÍSTNOSTÍ 1.NP

Č.M.	MÍSTNOST	m²	PODLAHA
1.04	Cvičná kuchyň	4,7,96	LINO

CHODBA

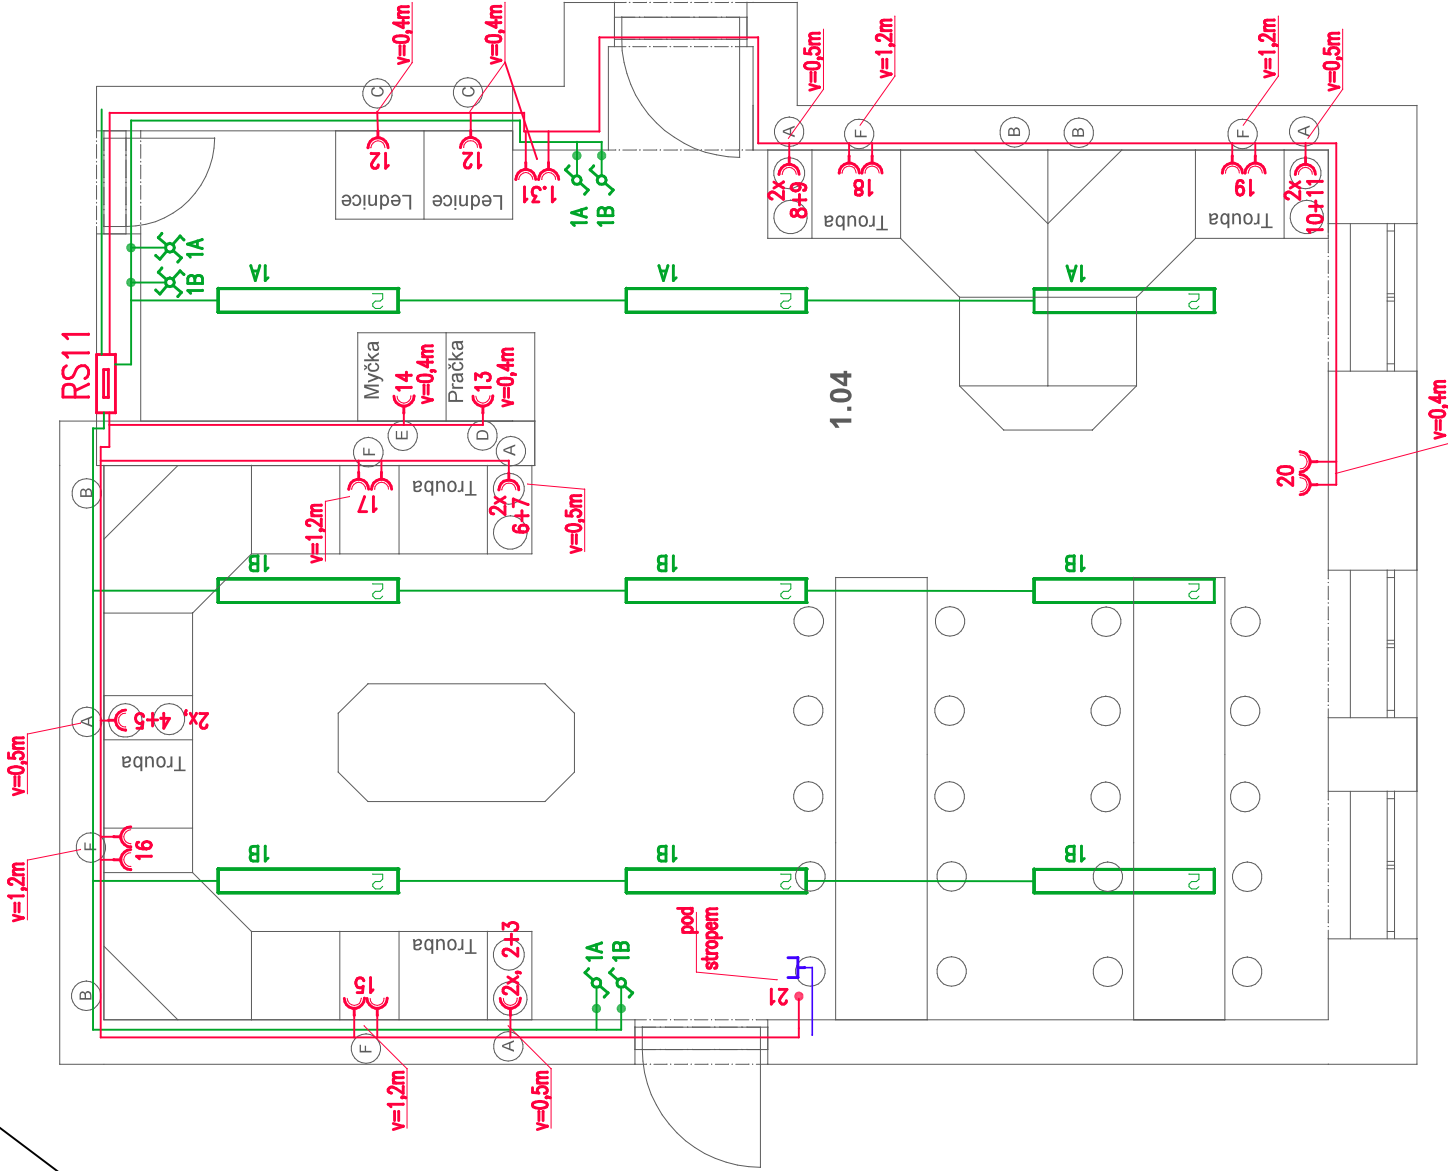

2NP

1NP

POZNÁMKY:

V MÍSTNOSTECH 2.05 A 2.06 BUDOU POUZE VYMĚNĚNA SVĚTLA A VYPÍNAČE, KTERÉ BUDOU NAPOJENY ZE STÁVAJÍCÍHO SVĚTLNÉHO OKRUHU (NEJBLÍŽŠÍ SVORKOVÁ SVĚTLNÁ KRABICE).
UTP KABEL ZE ZÁSUVKY ETHERNET BUDE SVEDEN DO HLAVNÍHO SWITCHU V CENTRÁLNÍM RACKU ŠKOLY.
VŠECHNY VYPÍNAČE VE VÝŠCE 1,2m NAD PODLAHOU.
ROZVADĚČ RS11 BUDE NAPOJEN ZE STÁVAJÍCÍHO ROZVADĚČE ŠKOLY, DO KTERÉHO SE DOPLNÍ NAPÁJECÍ JISTIČ.

LEGENDA ELEKTROINSTALACE:

- JEDNOPÓLOVÝ VYPÍNAČ (řaz.1)
- SÉRIOVÝ PŘEPÍNAČ (řaz.5)
- STŘÍDAVÝ PŘEPÍNAČ (řaz.6)
- KŘÍŽOVÝ PŘEPÍNAČ (řaz.7)
- ZÁSUVKA 1f, JEDNODUCHÁ
- ZÁSUVKA 1f, DVOUJITÁ
- ZÁSUVKA 3f/16A
- TROJPÓLOVÝ VYPÍNAČ
- ZÁSUVKA RJ45 (ETHERNET) S KABLEM UTP DO CENTRÁLRACKU
- ROZVADĚČ
- INSTALAČNÍ KRABICE
- LED ZÁŘÍVKOVÉ SVĚTLIDLO, typ dle výpočtu osvětlení
- LED ŽÁŘOVKOVÉ SVĚTLIDLO, typ dle výpočtu osvětlení
- LED ŽÁŘOVKOVÉ SVĚTLIDLO, typ dle výpočtu osvětlení

Zpracováno pro:	Ateliér POD VĚŽÍ, s.r.o., Farní 20, 738 01 FRÝDEK MÍSTEK, IČ 05489008
Vypracoval:	Ing. Karel Poláček, PROJEKTOVÁNÍ ELEKTRICKÝCH ZAŘÍZENÍ Antonínov 656, 739 44 Brušperk, IČO: 64110036, DIČ: CZ7306076228 E-mail: karel.polacek@protonmail.ch, tel.: 733 766 550, dat.schránka: jzt2hez
Zodp.projektant:	Ing. Roman Vojtíšek, ČKAIT 1104364, zodp.projektant, autorizovaná osoba
Objednatel:	DDM, Poláčkovo náměstí 88, 516 01 Rychnov nad Kněžnou
Stavba:	Supeři: DSP Datum: 02/2023 Měřítko: 1:50 Formát: A3
Obsah:	Číslo výkresu: D.1.4.3-03