



3. STUPĚŇ ČIŠTĚNÍ - M 1 : 50

PŪDORYS

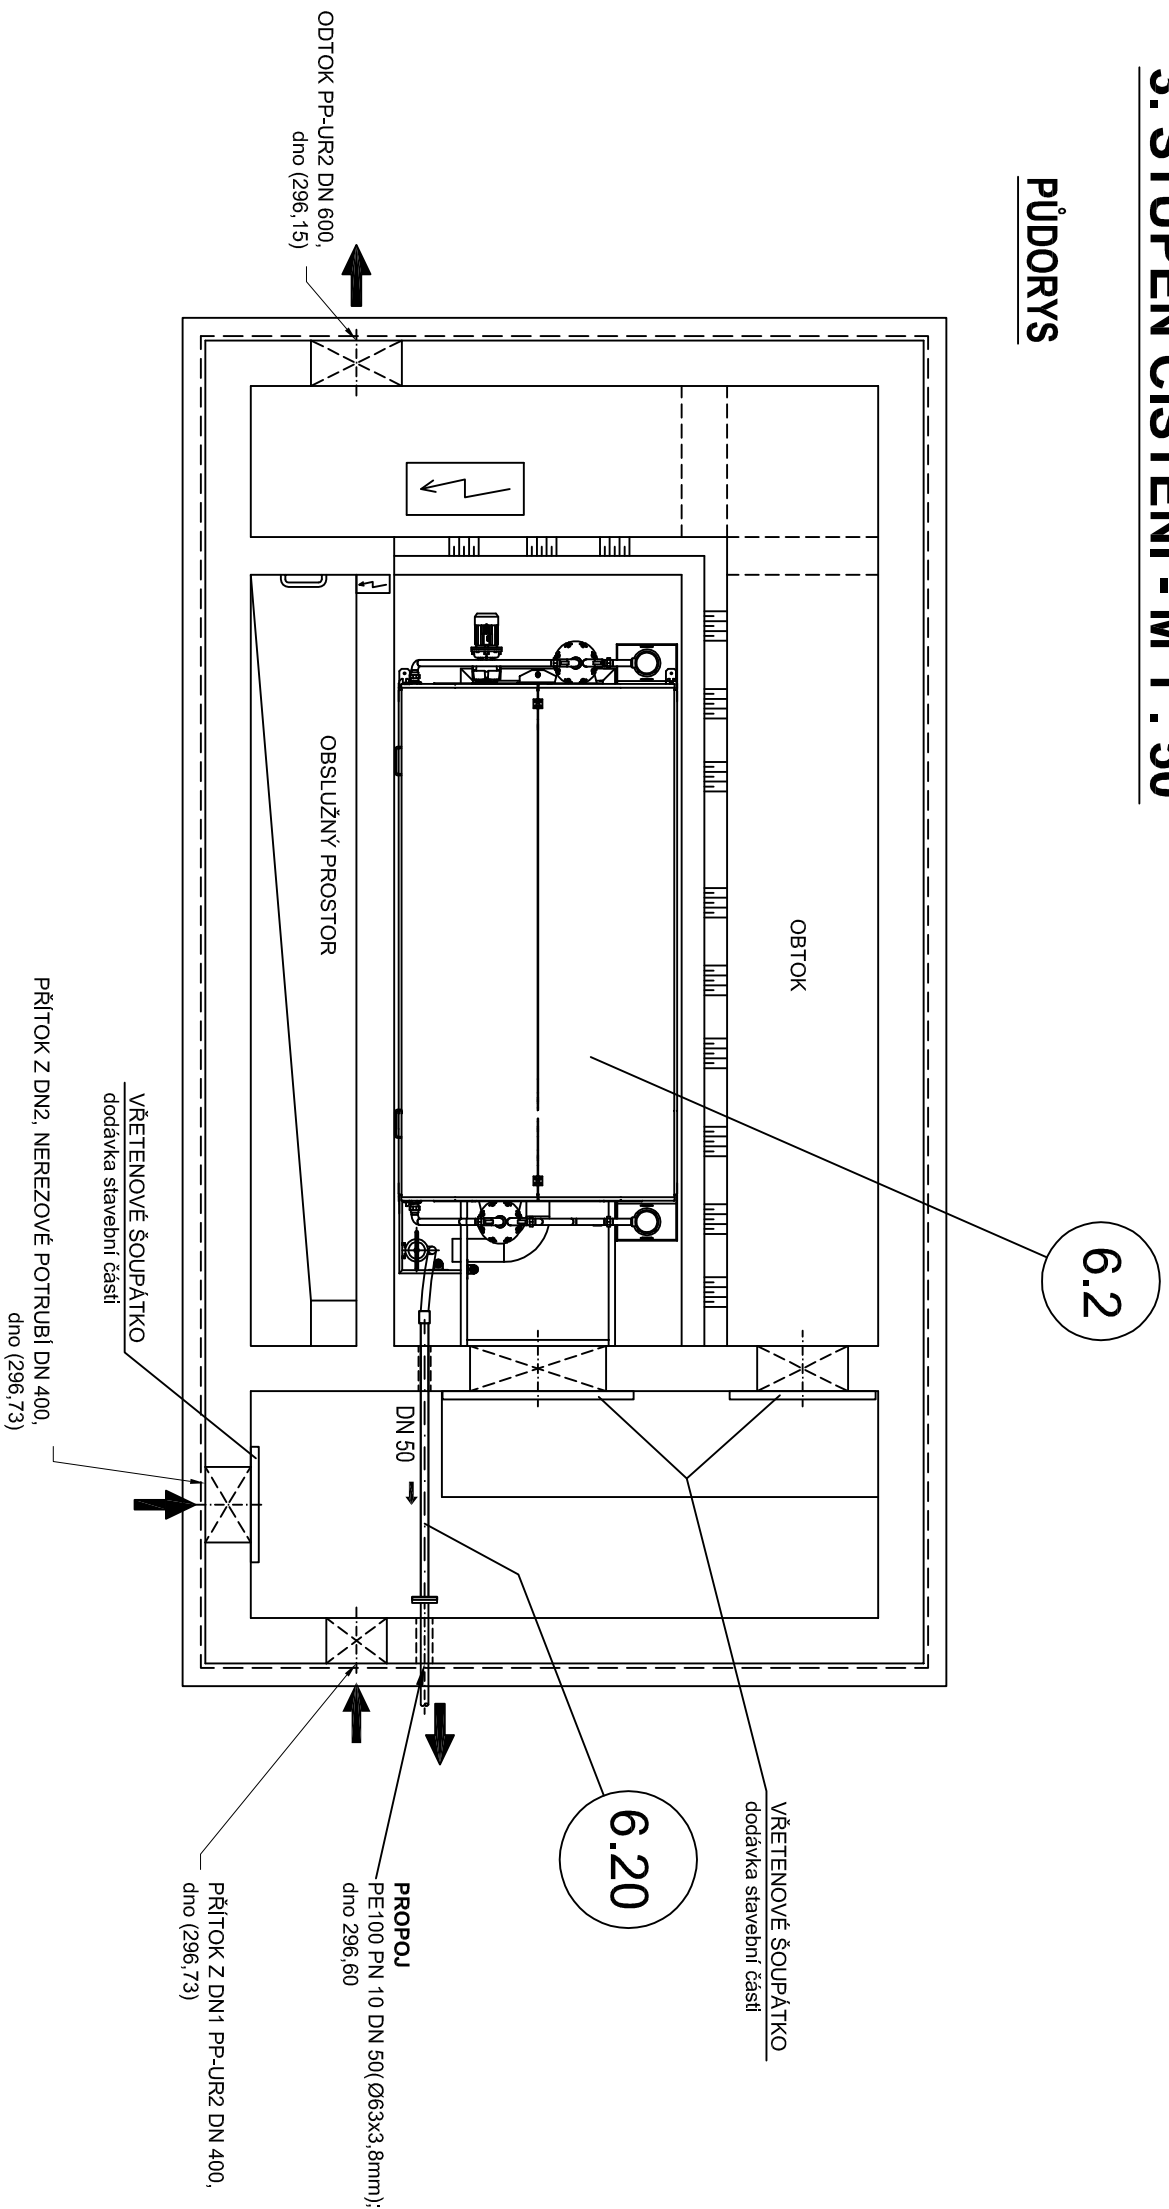

POZNÁMKA:

LEGENDA POZIC VIZ. PŘÍLOHA č. D.2.1 - 02



Vodohospodářsko-inženýrské služby spol. s r. o., Na Sítězině 1079, 500 03 Hradec Králové
tel.: 495 076 011, fax: 495 541 342, e-mail: vis@vishk.cz

DOKUMENTACE PRO STAVEBNÍ POVOLENÍ A PROVÁDĚNÍ DÍLA

HLAVNÍ ING. PROJEKTU ING. PŘÍVRATSKÝ	ZODP. PROJEKTANT ING. PŘÍVRATSKÝ	PROJEKTANT KOCÁBEK/HYNEK	KONTROLOVAL ING. PŘÍVRATSKÝ
INVESTOR	OBJEDNATEL		
MĚSTO RYCHNOV NAD KNĚŽNOU	MĚSTO RYCHNOV NAD KNĚŽNOU		
KRAJ KRÁLOVÉHRADECKÝ	OBEC	SLEMENO	
<div style="display: flex; justify-content: space-between;"> <div> <p>AKCE</p> <p>RYCHNOV NAD KNĚŽNOU - INTENZIFIKACE ČOV</p> <p>PS 06 - DOSAZOVACÍ NÁDRŽE A RECIRKULACE</p> </div> <div> <p>Č. ZAK. 06118-400</p> <p>ARCH. Č</p> <p>MĚŘÍTKO 1 : 50</p> </div> </div>			
<div style="display: flex; justify-content: space-between;"> <div> <p>PŘÍLOHA</p> <p>3. STUPEŇ - PŮDORYS</p> </div> <div> <p>ČÍSLO PŘÍLOHY</p> <p>D.2.1 - 14</p> </div> </div>			

TENTO VÝKRES A JEHO PŘÍLOHY JSOU NAŠIM DUŠEVNÍM VLASTNICTVÍM, NESMÍ BÝT BEZ NAŠEHO PŘEDCHOZÍHO PÍSEMNÉHO SOUHLASU KOPÍROVÁNY, ROZMNOŽOVÁNY ANI ZPŘÍSTUPNĚNY JINÝM OSOBÁM NEBO FIRMÁM