



DMYCHÁRNA


PŮDORYS

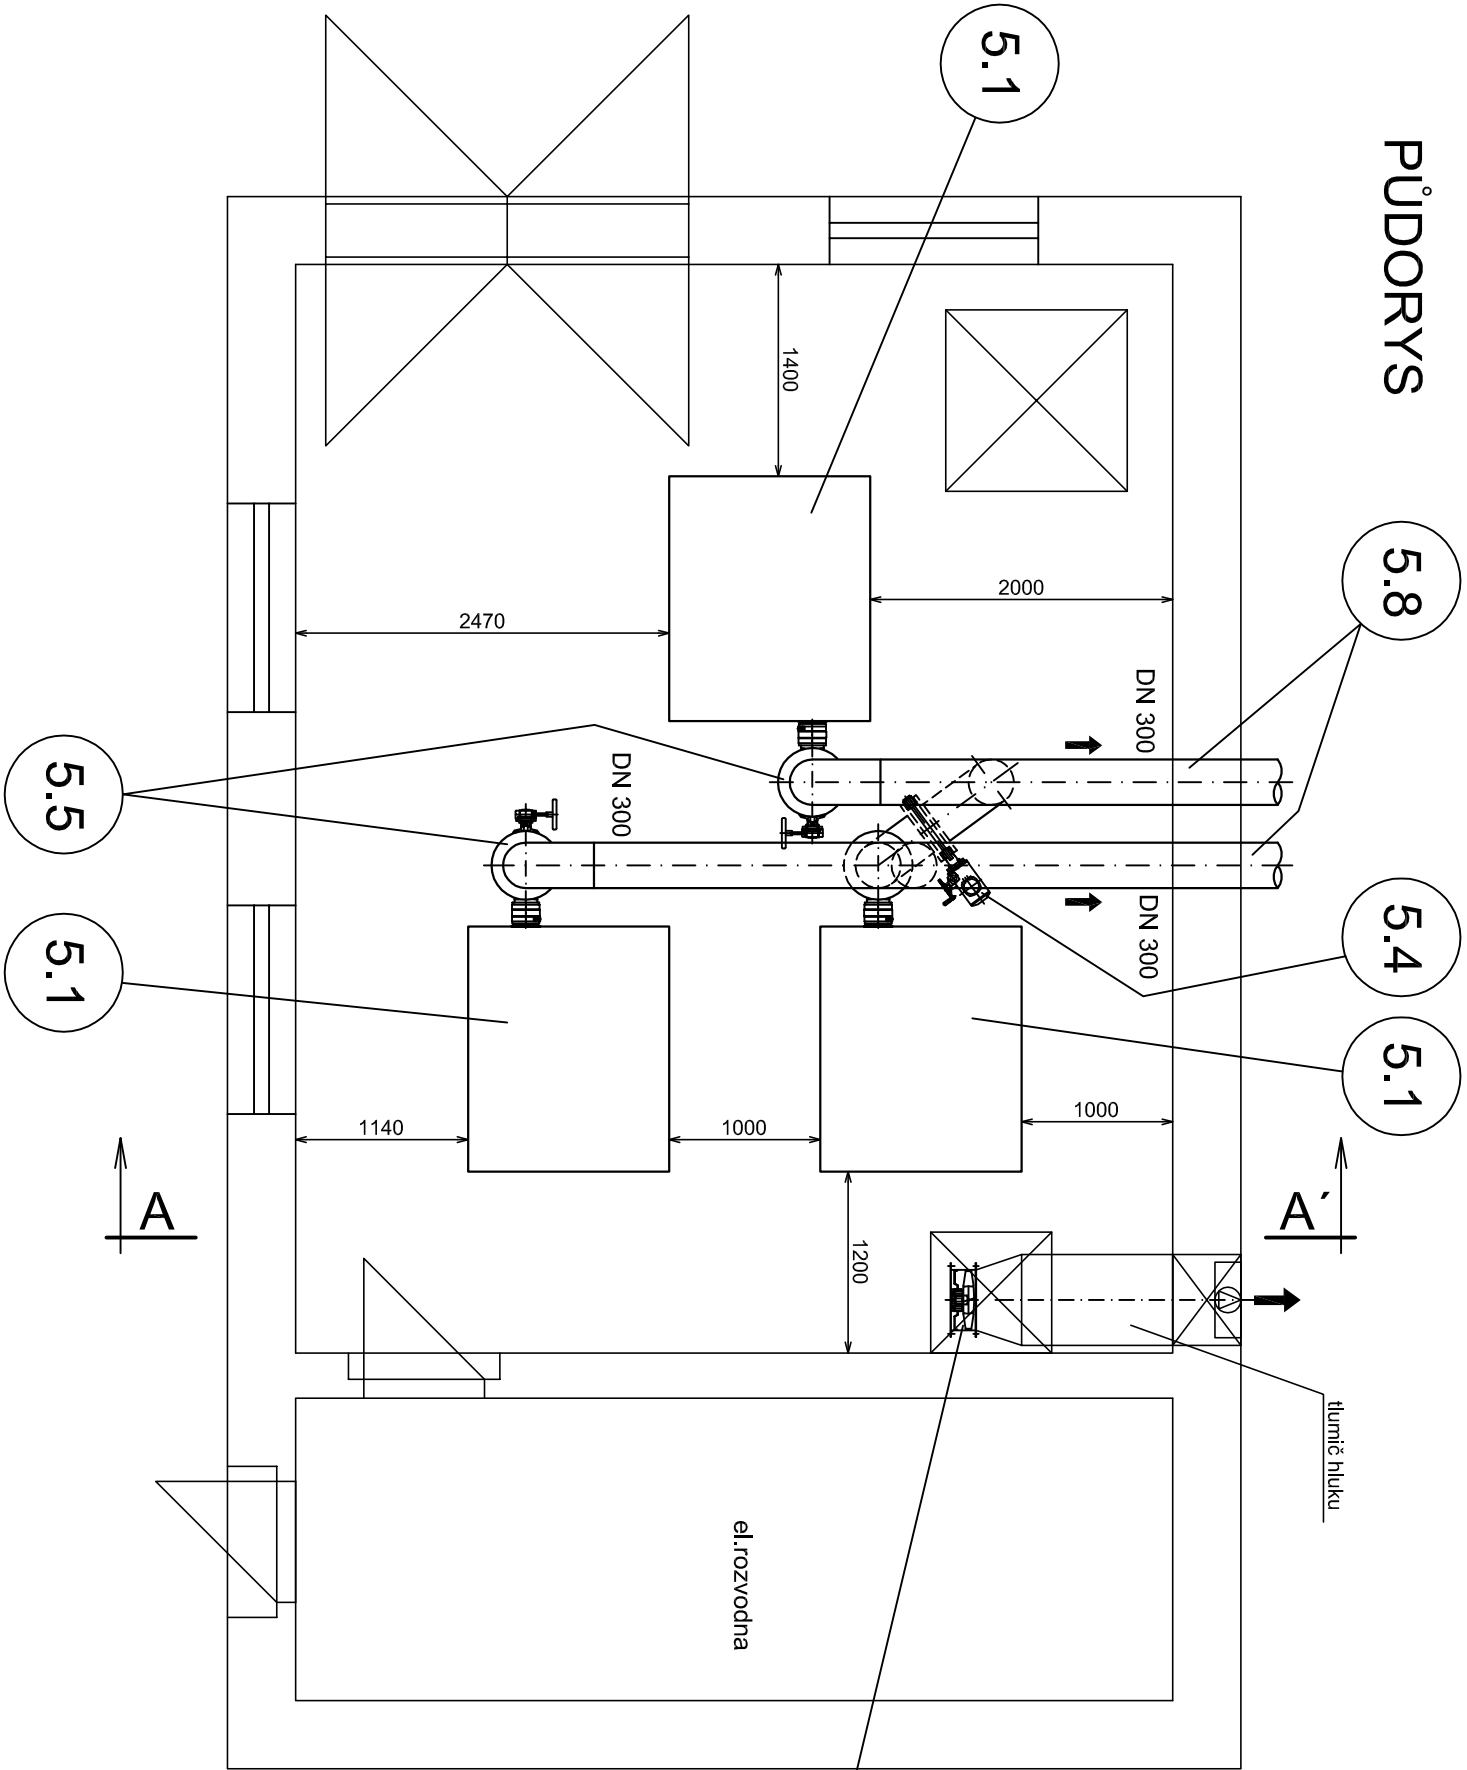

ŘEZ A-A'

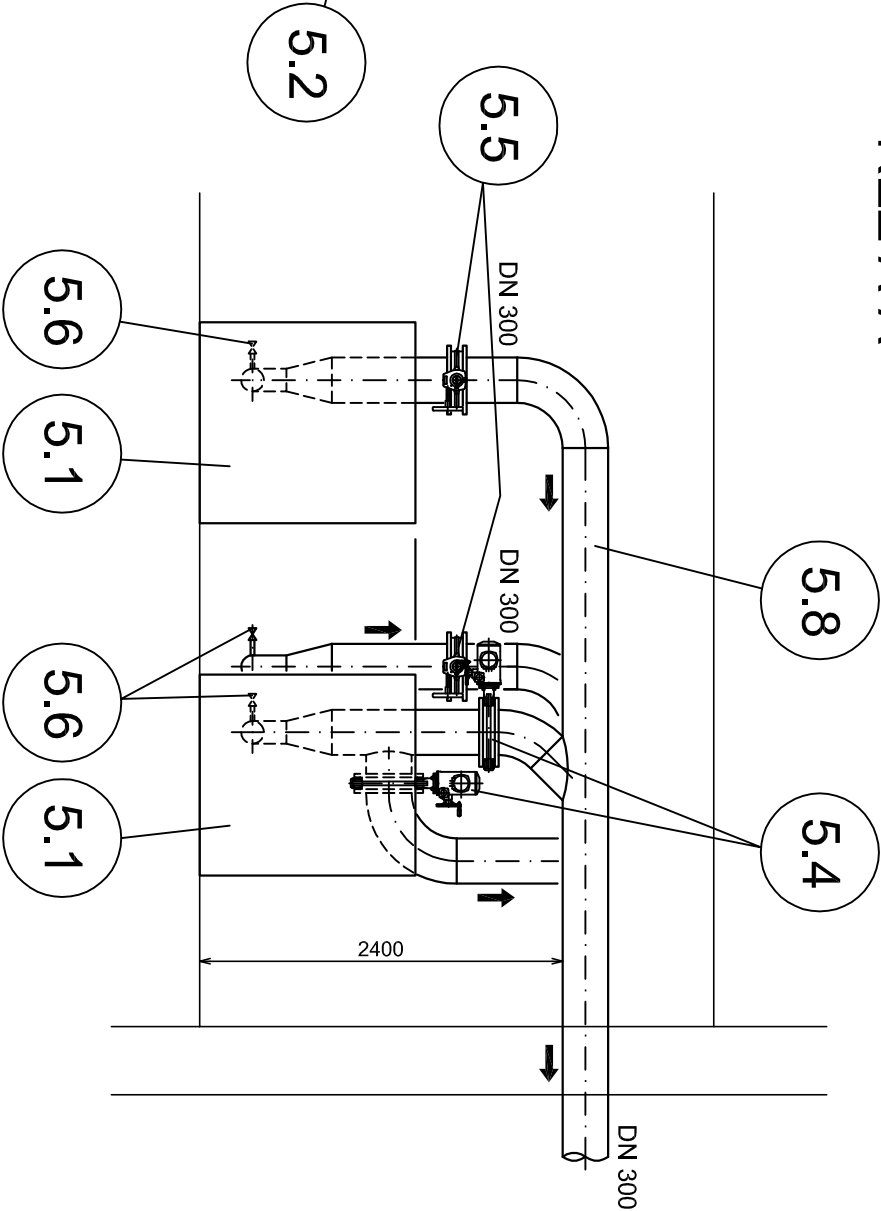

POZNÁMKA:
LEGENDA POZIC VIZ. PŘÍLOHA č. D.2.1 - 02

<div><div><div></div><div>Vodohospodářsko-inženýrské služby spol. s r. o., Na Stězině 1079, 500 03 Hradec Králové tel.: 495 076 011, fax: 495 541 342, e-mail: vis@vishk.cz</div></div></div>					
DOKUMENTACE PRO STAVEBNÍ POVOLENÍ A PROVÁDĚNÍ DÍLA					
HLAVNÍ ING. PROJEKTU ING. PŘÍVRATSKÝ		ZODP. PROJEKTANT ING. PŘÍVRATSKÝ		PROJEKTANT KOCÁBEK/HYNEK	
INVESTOR		OBJEDNATEL		KONTROLOVAL ING. PŘÍVRATSKÝ	
MĚSTO RYCHNOV NAD KNĚŽNOU		MĚSTO RYCHNOV NAD KNĚŽNOU			
KRAJ	OBEC		SLEMENO		
KRÁLOVÉHRADecký					
AKCE		MĚŘÍTKO 1 : 50			
RYCHNOV NAD KNĚŽNOU - INTENZIFIKACE ČOV		ČÍSLO PŘÍLOHY			
		PS 05 - DMYCHÁRNA			
PŘÍLOHA		DMYCHÁRNA			
		D.2.1 - 11			
TENTO VÝKRES A JEHO PŘÍLOHY JSOU NAŠÍM DUŠEVNÍM VLASTNICTVÍM, NESMÍ BÝT BEZ NAŠEHO PŘEDCHOZÍHO PÍSEMNÉHO SOUHLASU KOPÍROVÁNY, ROZMNOŽOVÁNY ANI ZPŘÍSTUPNĚNY JINÝM OSOBÁM NEBO FIRMÁM					